


**THERMO TWIN 32  
ZASILANIE C.O.  
FILTROWNI**

**STAROSTA SZAMOTULSKI  
POWIATOWY OŚRODEK DOKUMENTACJI  
GEODEZYJNEJ I KARTOGRAFICZNEJ  
w Szamotulach**


W obszarze oznaczonym linią.....  
potwierdzono w terenie aktualność mapy zasadniczej.  
Dokumenty potwierdzające aktualność mapy przyjęto  
do zasobu w dniu..... 2008-10-01  
i zatwierdzono pod nr.... 647-223/2008  
Niniejsza mapa może służyć do celów projektowych.  
Projektowane obiekty budowlane wymagające pozwo-  
lenia na budowę podlegają wytyczeniu i inwentaryzacji  
powykonawczej przez jednostki uprawnione do  
wykonywania prac geodezyjnych

inż. Jarosław Ziółkowski  
budowlane do projektowania bez ograniczeń  
spec. instalacyjnej w zakresie sieci, instalacji  
i urządzeń wodnych, kanalizacyjnych,  
ciepłych, wentylacyjnych i gazowych.  
nr ewidencyjny 151381PI2002


Szamotuly, dnia 2008-08-25  
Hajder  
Starosta Powiatowy

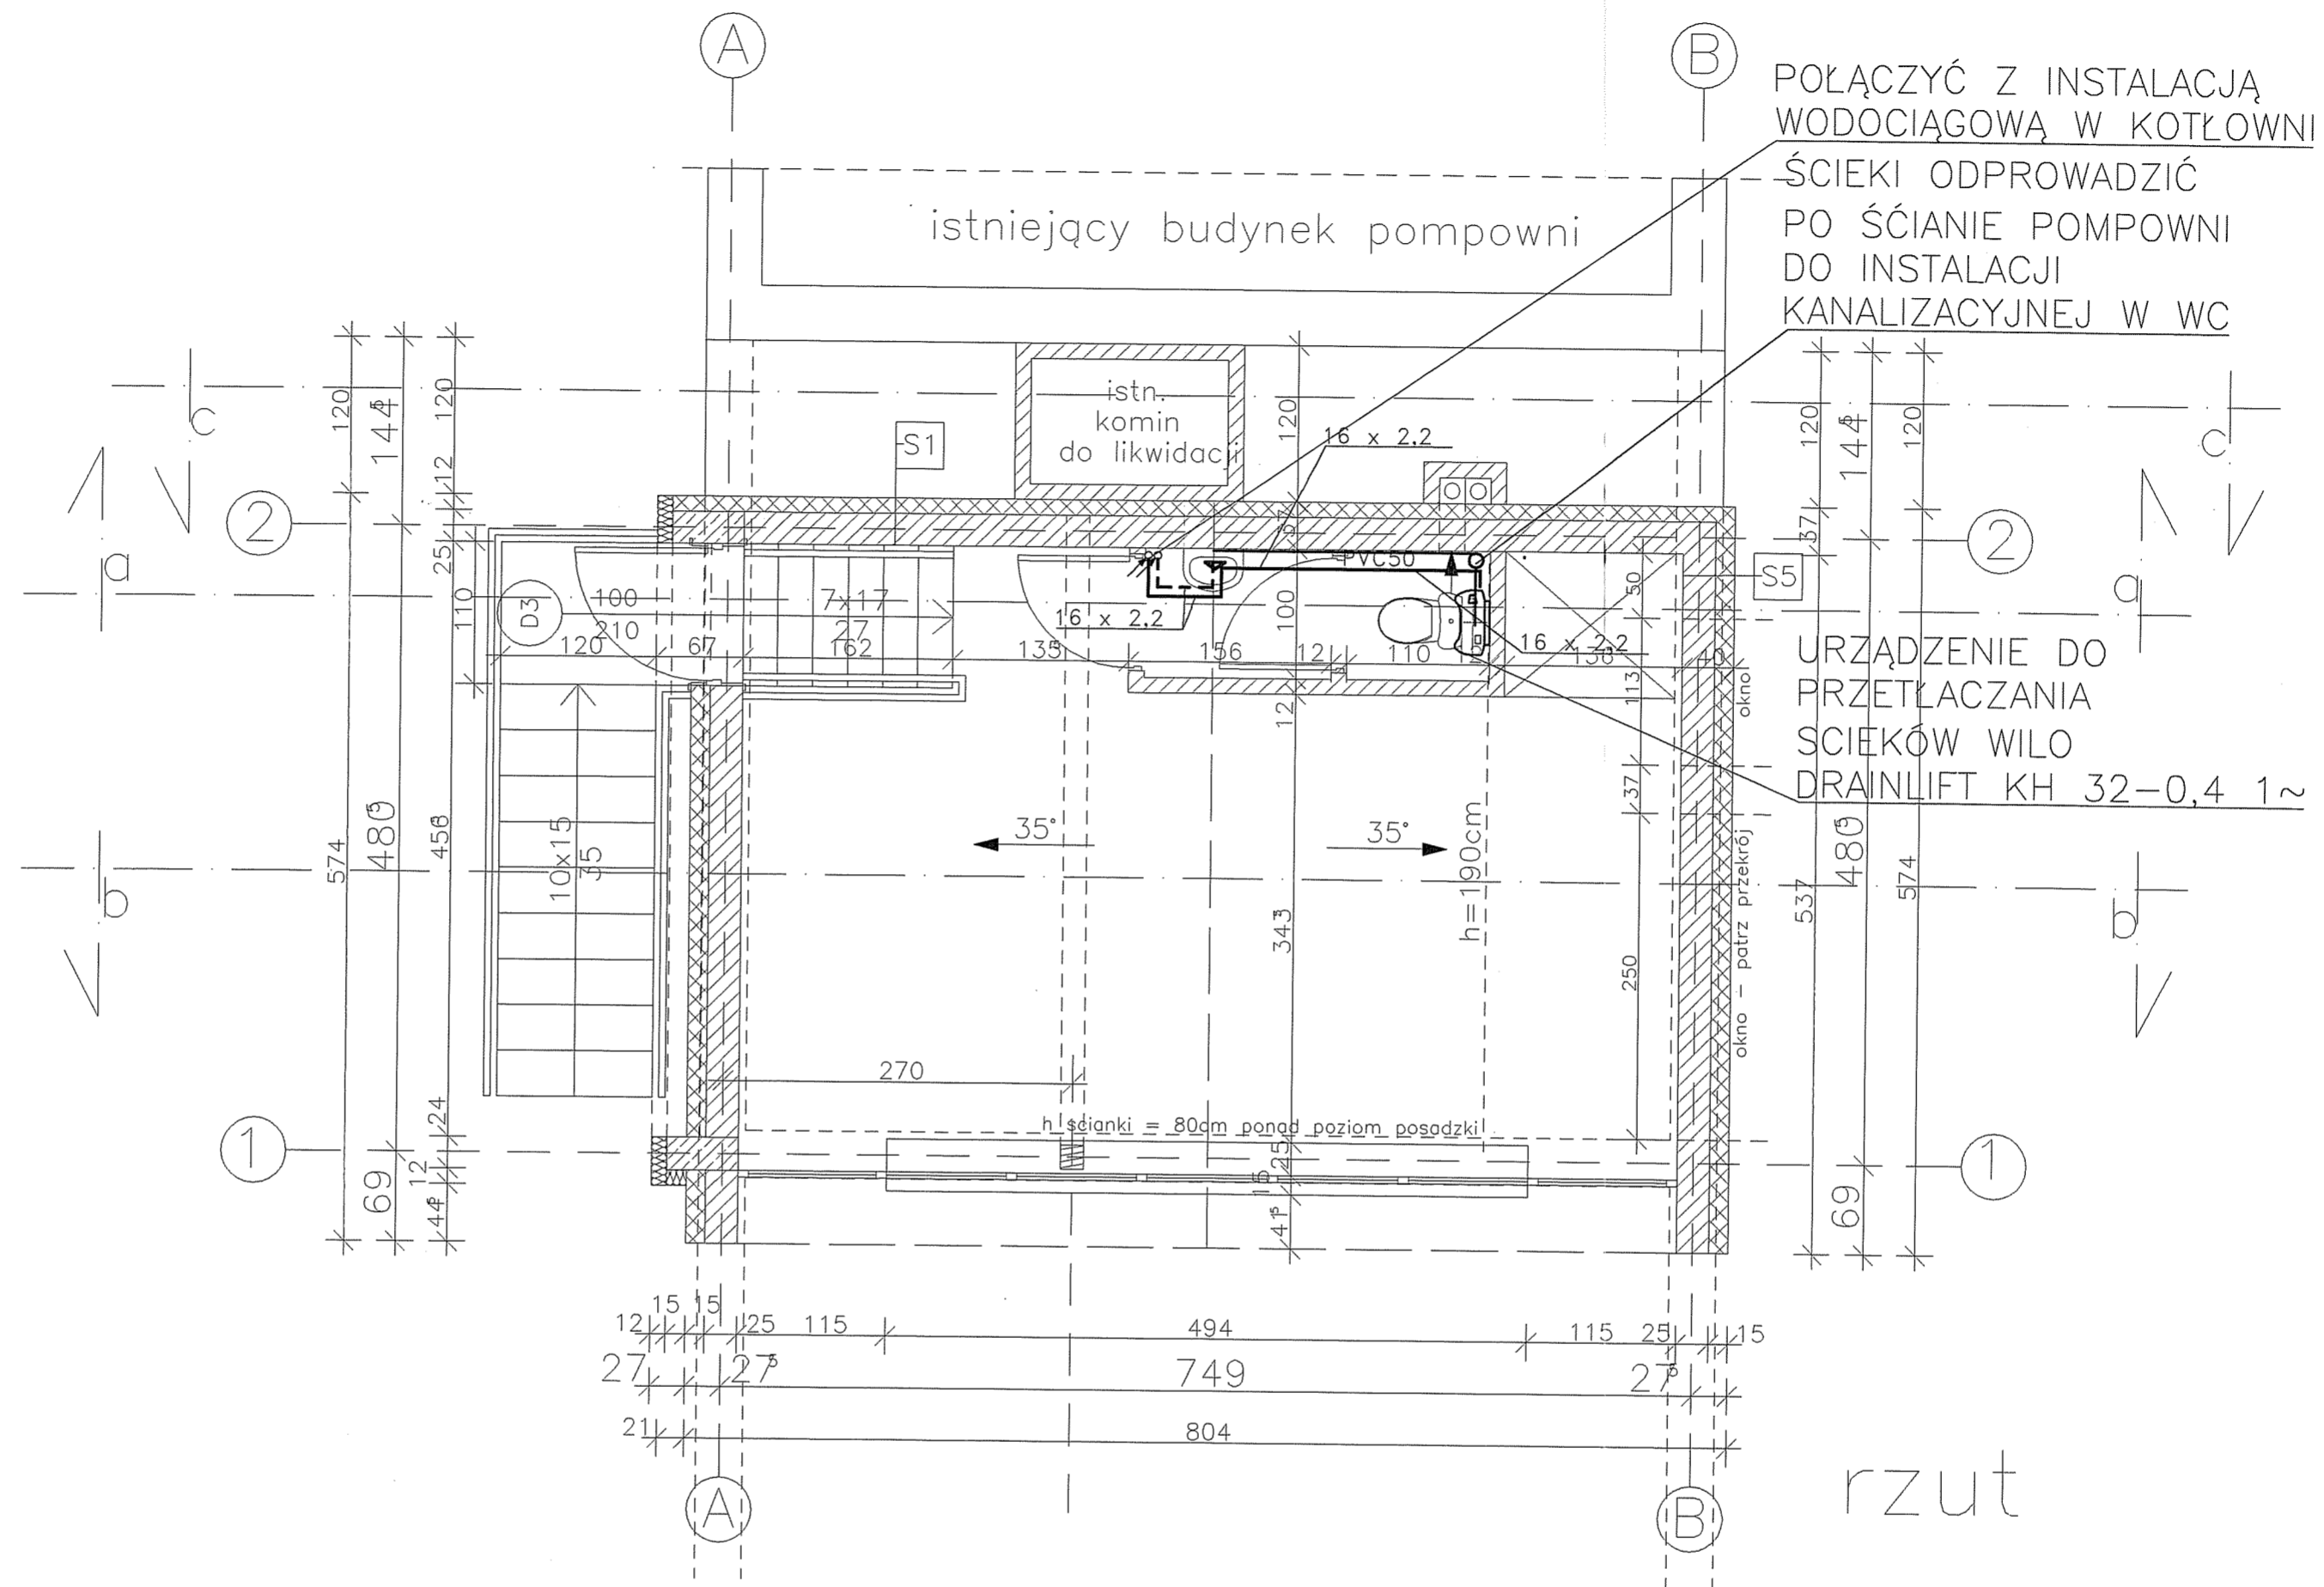

ul. Obywatelska 1, 65-736 Zielona Góra tel. (0-68) 451-85-86 e-mail: sekretariat@esko.org.pl		ESKO Przedsiębiorstwo Inżynierii Środowiska s.c.	
		<b>ESKO</b>	
Obiekt PRZEBUDOWA I ROZBUDOWA STACJI UZDATNIANIA WODY W SZAMOTUŁACH			Skala 1:50
<b>BRANŻA SANITARNA</b>			STADIUM PW
Tytuł rysunku	DYSPOZYTORNIA - INSTALACJA WOD-KAN		nr rys. IS02
Projektował:	mgr inż. Jarosław Ziółkowski	nr upr. 7131/38/P/2002	podpis

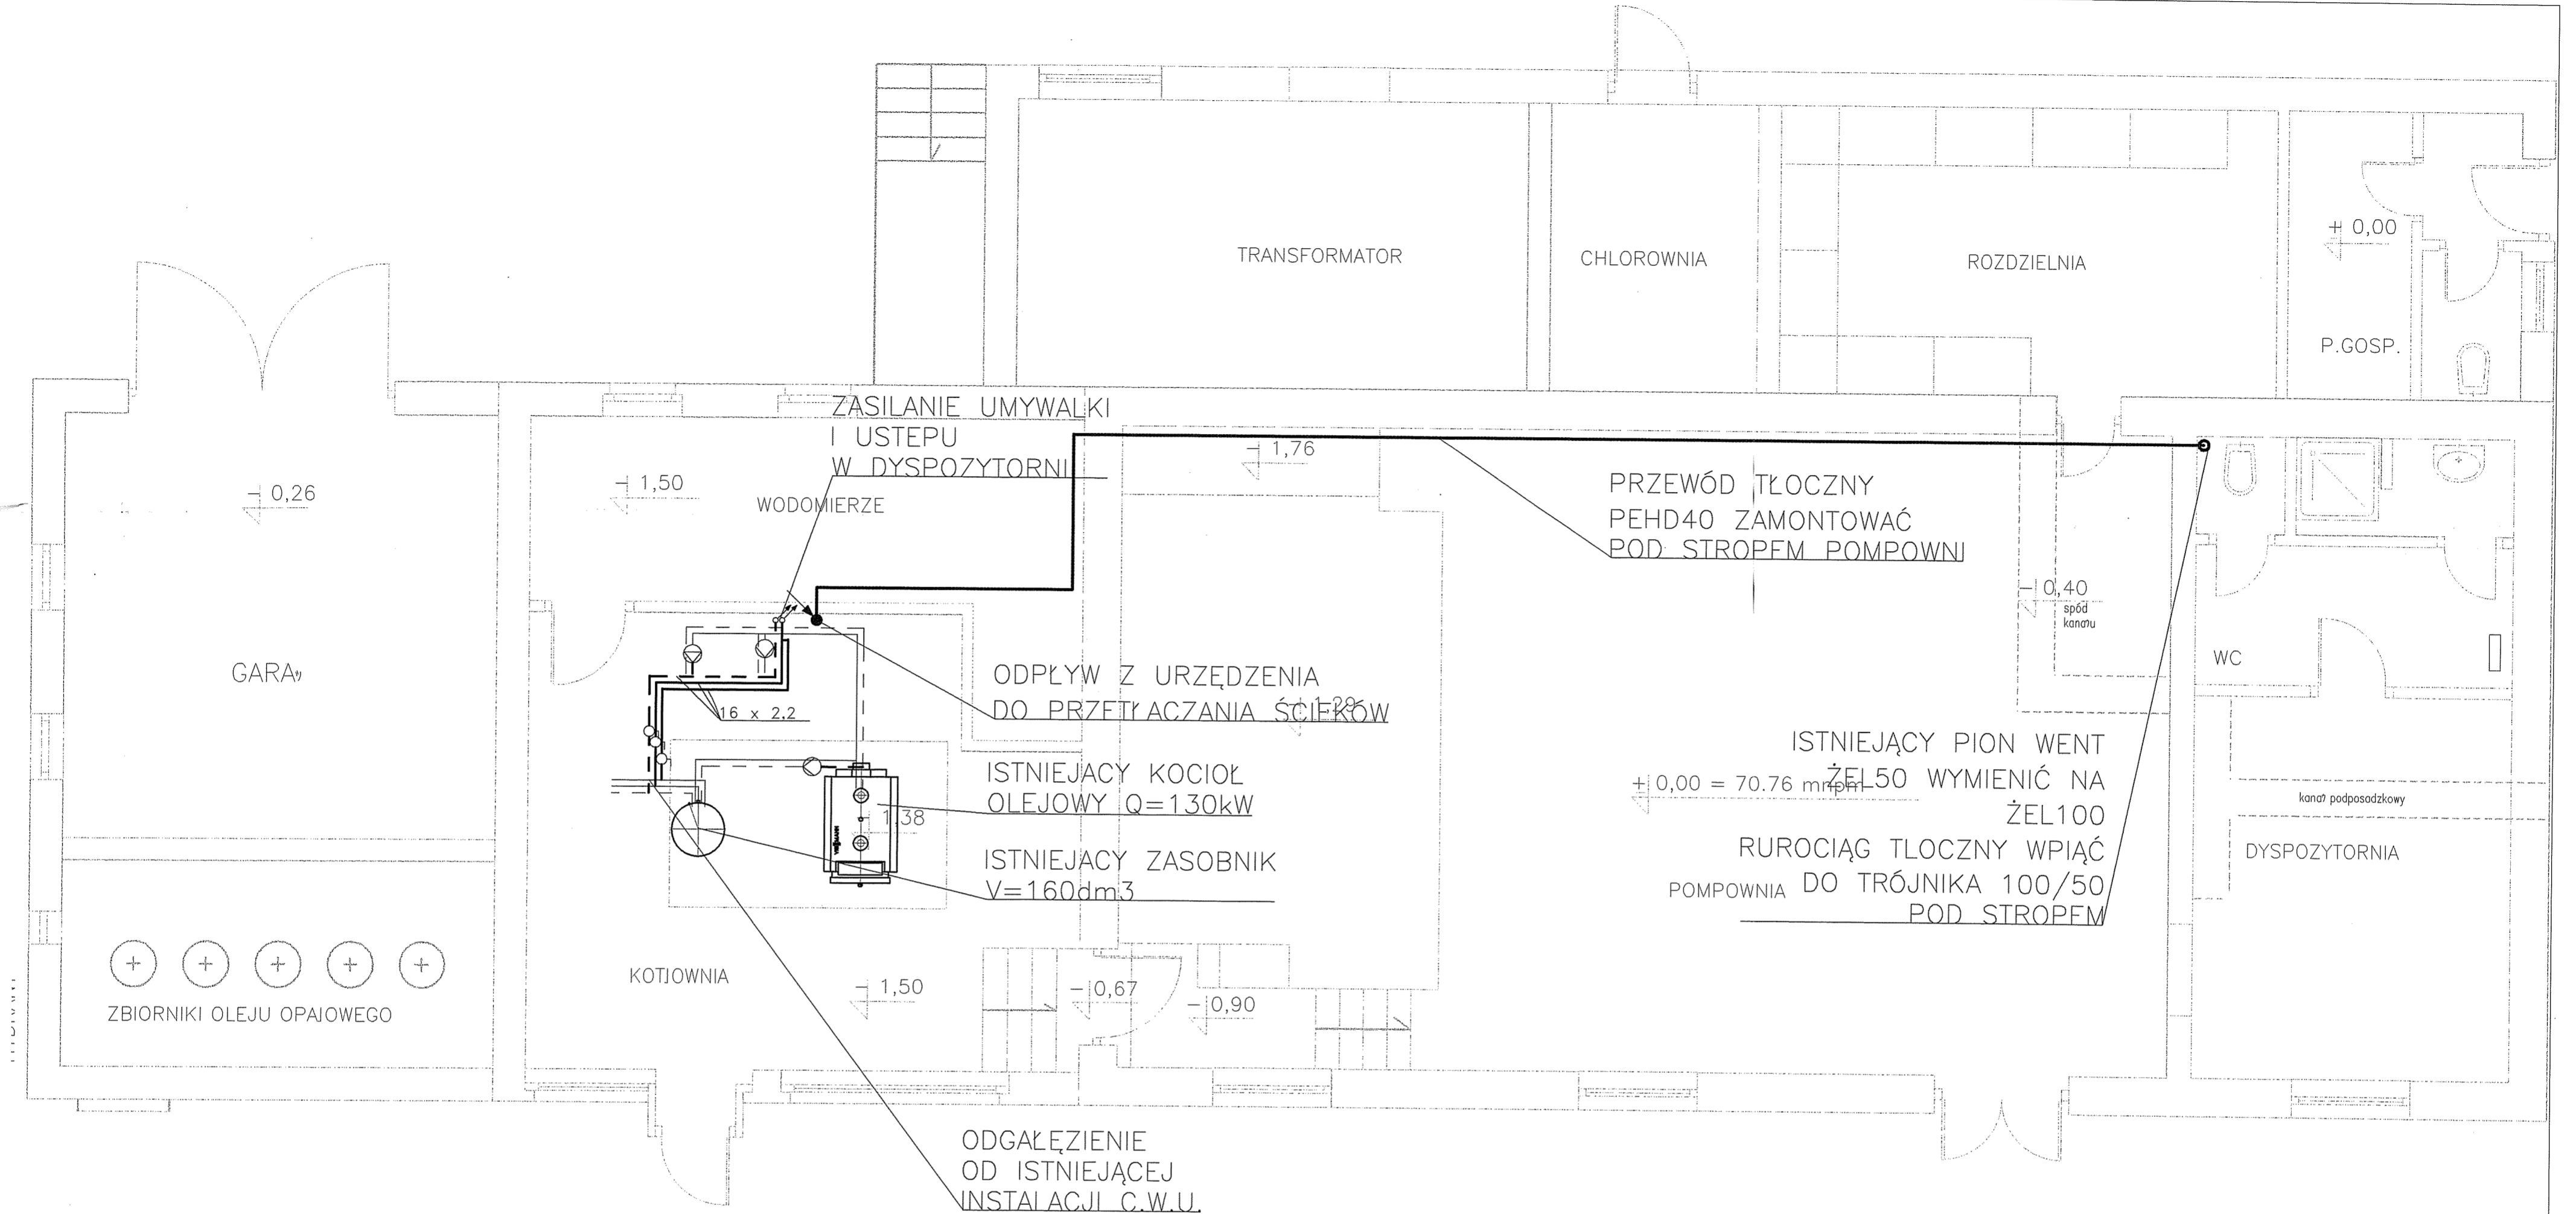

ISTNIEJĄCY PION WENT  
 ŻEL50 WYMIENIĆ NA  
 ŻEL100  
 RUROCIĄG TŁOCZNY WPIĄĆ  
 DO TRÓJNIKA 100/50  
 POD STROPEM

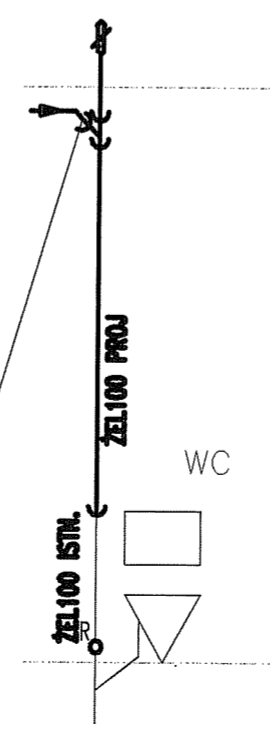


PRZEWÓD TŁOCZNY  
 PEHD40 ZAMONTOWAĆ  
 POD STROPEM POMPOWNI

ISTNIEJĄCY PION WENT  
 ŻEL50 WYMIENIĆ NA  
 ŻEL100  
 RUROCIĄG TŁOCZNY WPIĄĆ  
 POMPOWNI DO TRÓJNIKA 100/50  
 POD STROPEM

ODGAŁĘZIENIE  
 OD ISTNIEJĄCEJ  
 INSTALACJI C.W.U.

ul. Obywatelska 1, 65-736 Zielona Góra tel. (0-68) 451-85-86 e-mail: sekretariat@esko.org.pl		ESKO Przedsiębiorstwo Inżynierii Środowiska s.c.	
Obiekt PRZEBUDOWA I ROZBUDOWA STACJI UZDATNIANIA WODY W SZAMOTUŁACH		Skala 1:50	
<b>BRANŻA SANITARNA</b>		STADIUM PW	
Tytuł rysunku	DYSPOZYTORNIA - INSTALACJA WOD-KAN ODPROWADZENIE ŚCIEKÓW W BUDYNKU POMPOWNI	nr rys. IS03	
Projektował:	mgr inż. Jarosław Ziółkowski	nr upr. 7131/38/P/2002	podpis

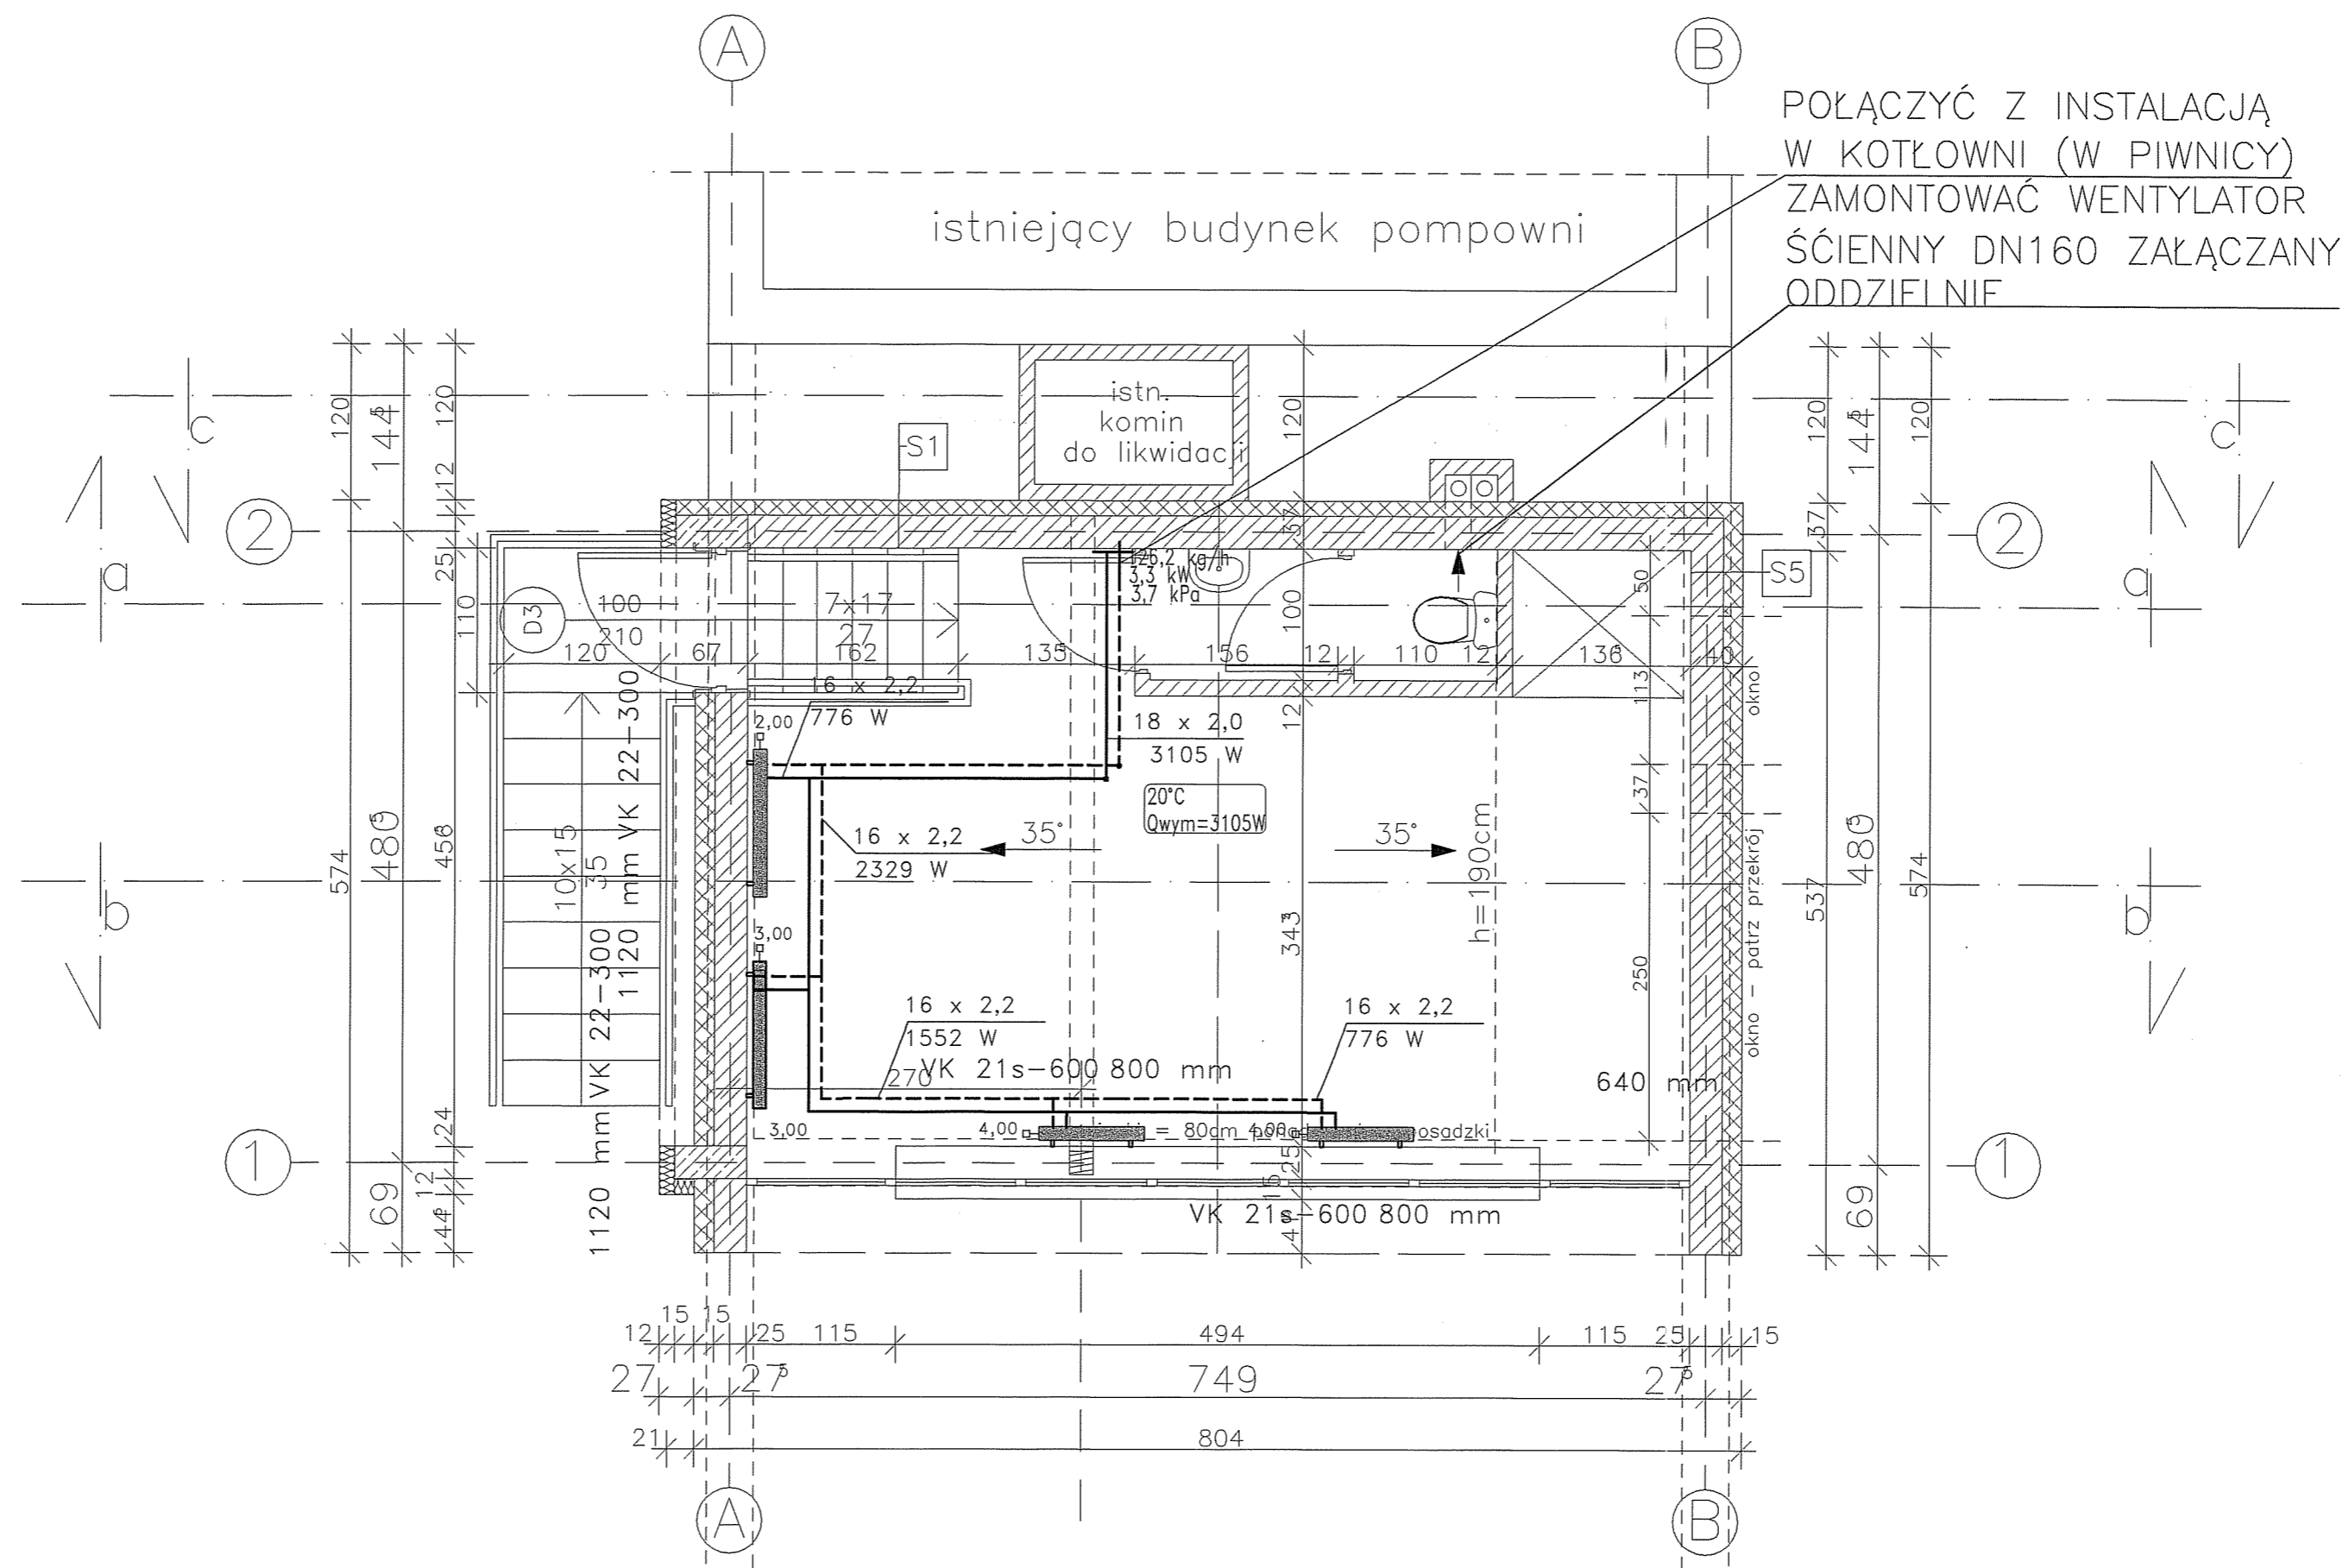


POŁĄCZYĆ Z INSTALACJĄ  
W KOTŁOWNI (W PIWNICY)  
ZAMONTOWAĆ WENTYLATOR  
ŚCIENNY DN160 ZAŁĄCZANY  
ODDZIELNIE


ul. Obywatelska 1,  
65-736 Zielona Góra  
tel. (0-68) 451-85-86  
e-mail: sekretariat@esko.org.pl

ESKO Przedsiębiorstwo Inżynierii Środowiska s.c.




Obiekt PRZEBUDOWA I ROZBUDOWA STACJI UZDATNIANIA WODY W SZAMOTUŁACH		Skala 1:50
<b>BRANŻA SANITARNA</b>		STADIUM PW
Tytuł rysunku	DYSPOZYTORNIA - INSTALACJA C.O.	nr rys. IS04
Projektował:	mgr inż. Jarosław Ziółkowski	nr upr. 7131/38/P/2002
		podpis

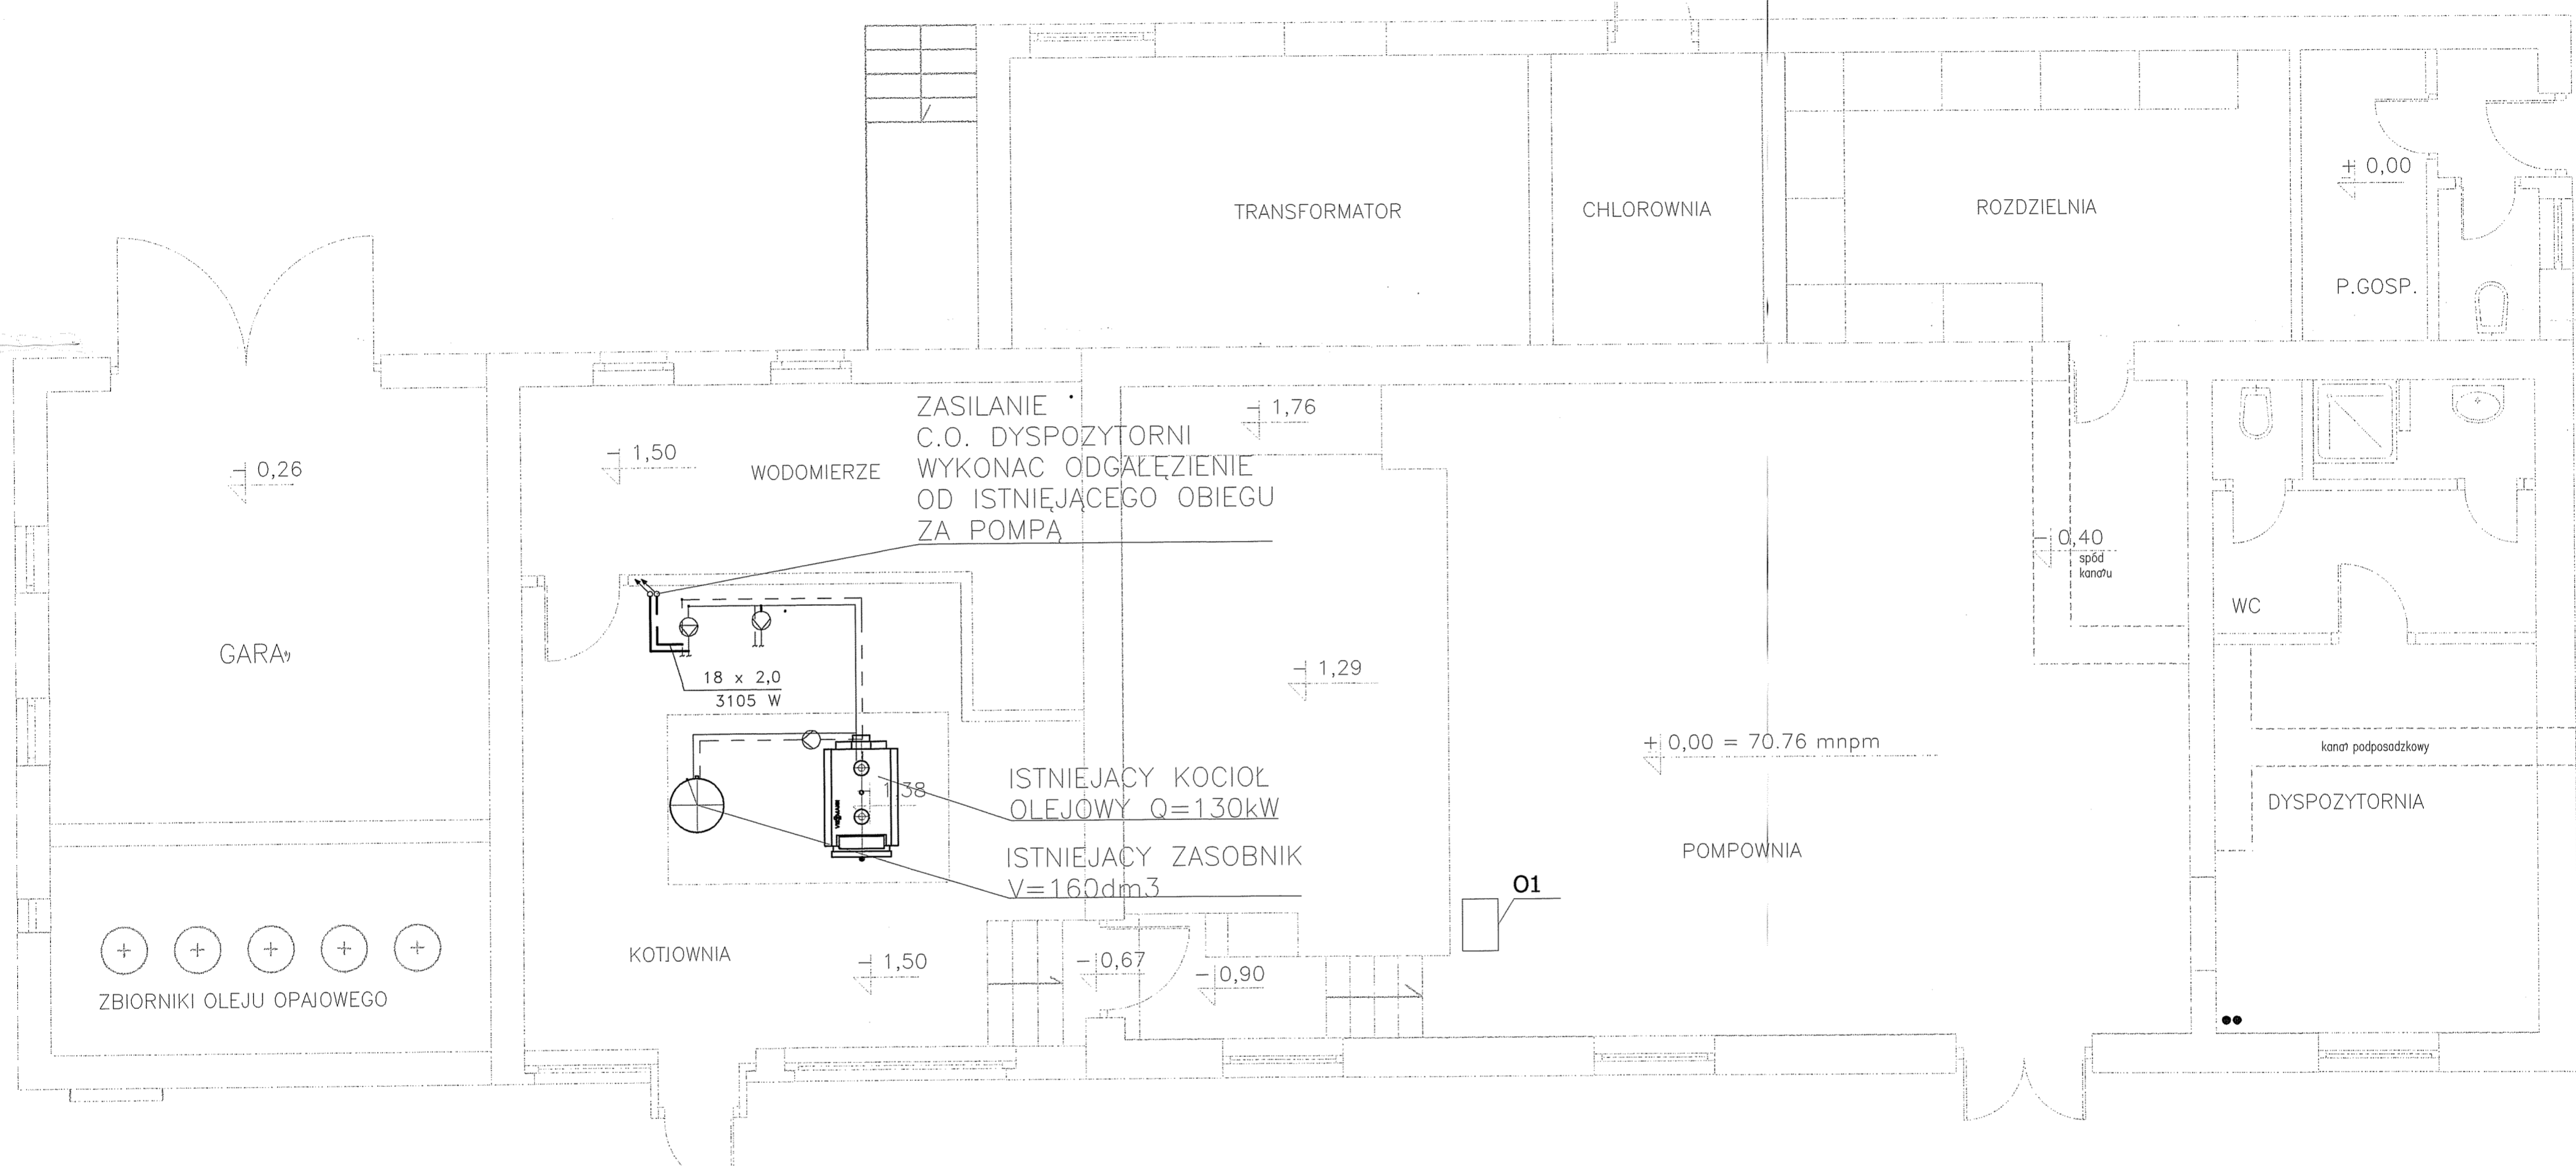

ul. Obywatelska 1, 65-736 Zielona Góra tel. (0-68) 451-85-86 e-mail: sekretariat@esko.org.pl		ESKO Przedsiębiorstwo Inżynierii Środowiska s.c. 	
Obiekt PRZEBUDOWA I ROZBUDOWA STACJI UZDATNIANIA WODY W SZAMOTUŁACH			Skala 1:50
<b>BRANŻA SANITARNA</b>			STADIUM PW
Tytuł rysunku	DYSPOZYTORIA – INSTALACJA C.O. ZASILANIE Z KOTŁOWNI		nr rys. IS05
Projektował:	mgr inż. Jarosław Ziółkowski	nr upr. 7131/38/P/2002	podpis 

elevation 3


elevation 4

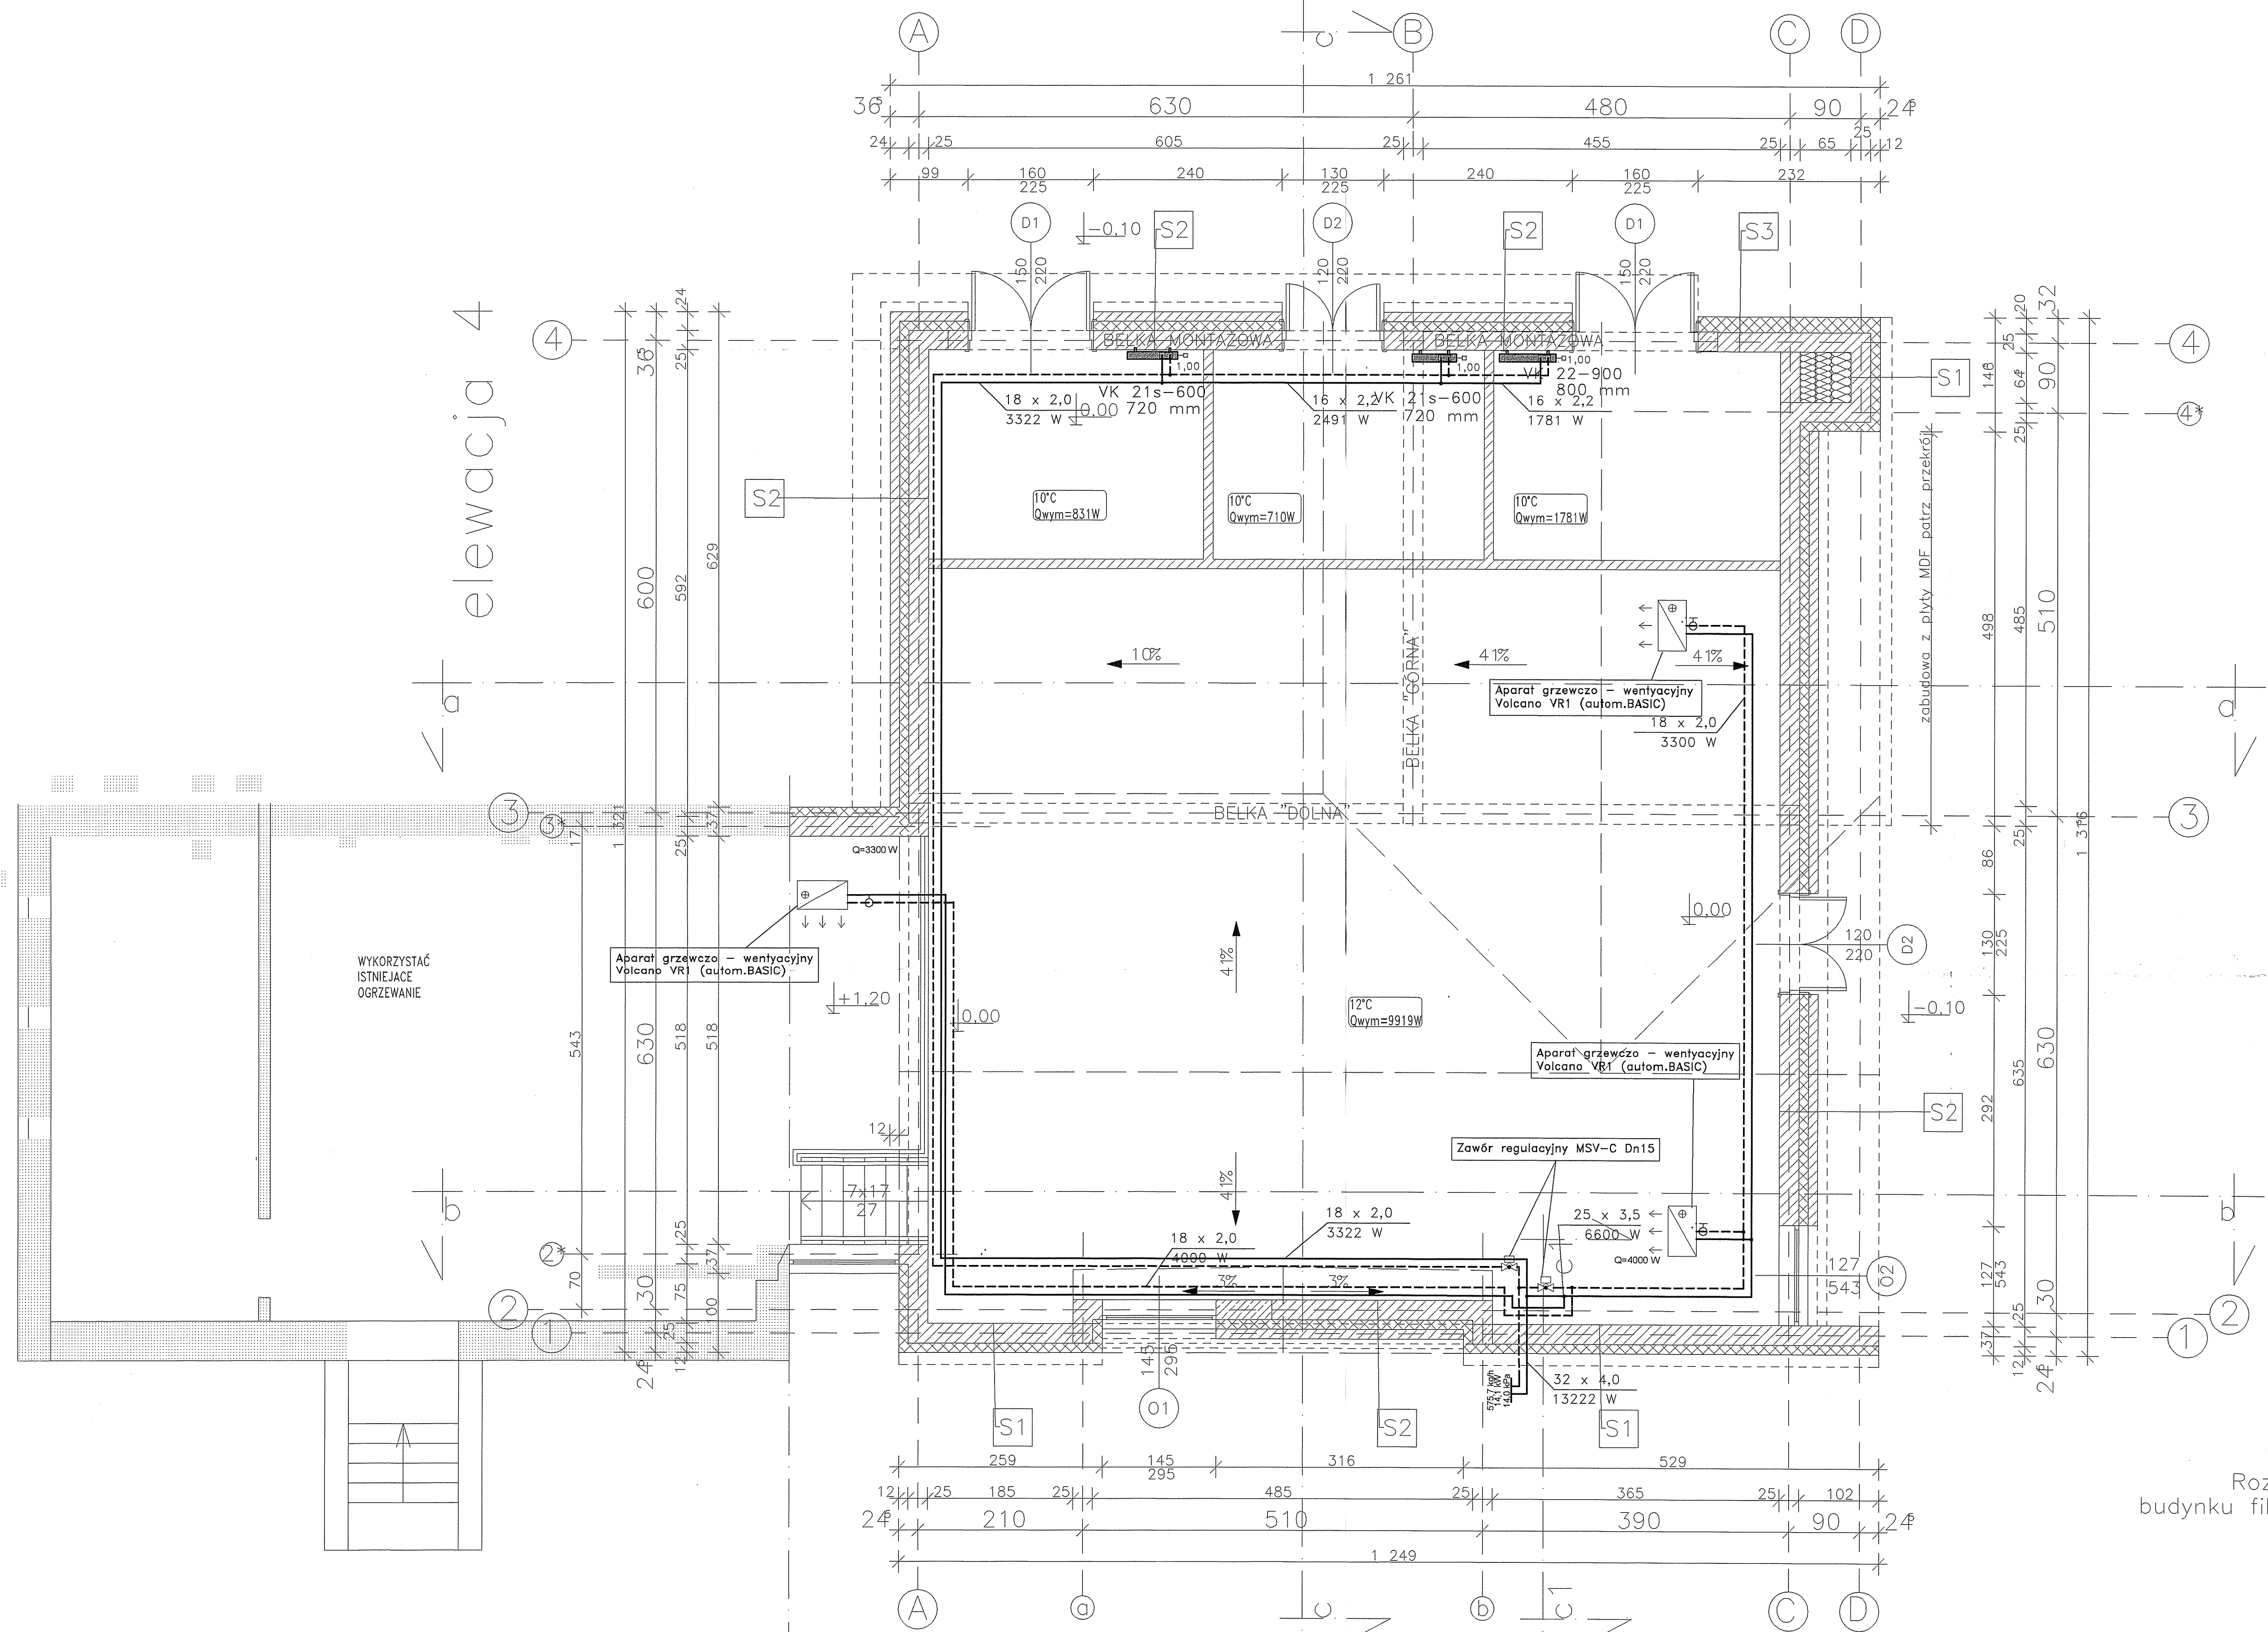

CZĘŚĆ ISTNIEJĄCA | CZĘŚĆ PROJEKTOWANA


elevation 1

ul. Obywatelska 1, 65-736 Zielona Góra tel. (0-68) 451-85-86 e-mail: sekretariat@esko.org.pl		ESKO Przedsiębiorstwo Inżynierii Środowiska s.c. 	
Objekt PRZEBUDOWA I ROZBUDOWA STACJI UZDATNIANIA WODY W SZAMOTUŁACH		Skala 1:50	
BRANŻA SANITARNA		STADIUM PW	
Tytuł rysunku	FILTROWNIA - INSTALACJA CO	nr rys.	IS06
Projektował:	mgr inż. Jarosław Ziółkowski	nr upr.	7131/38/P/2002

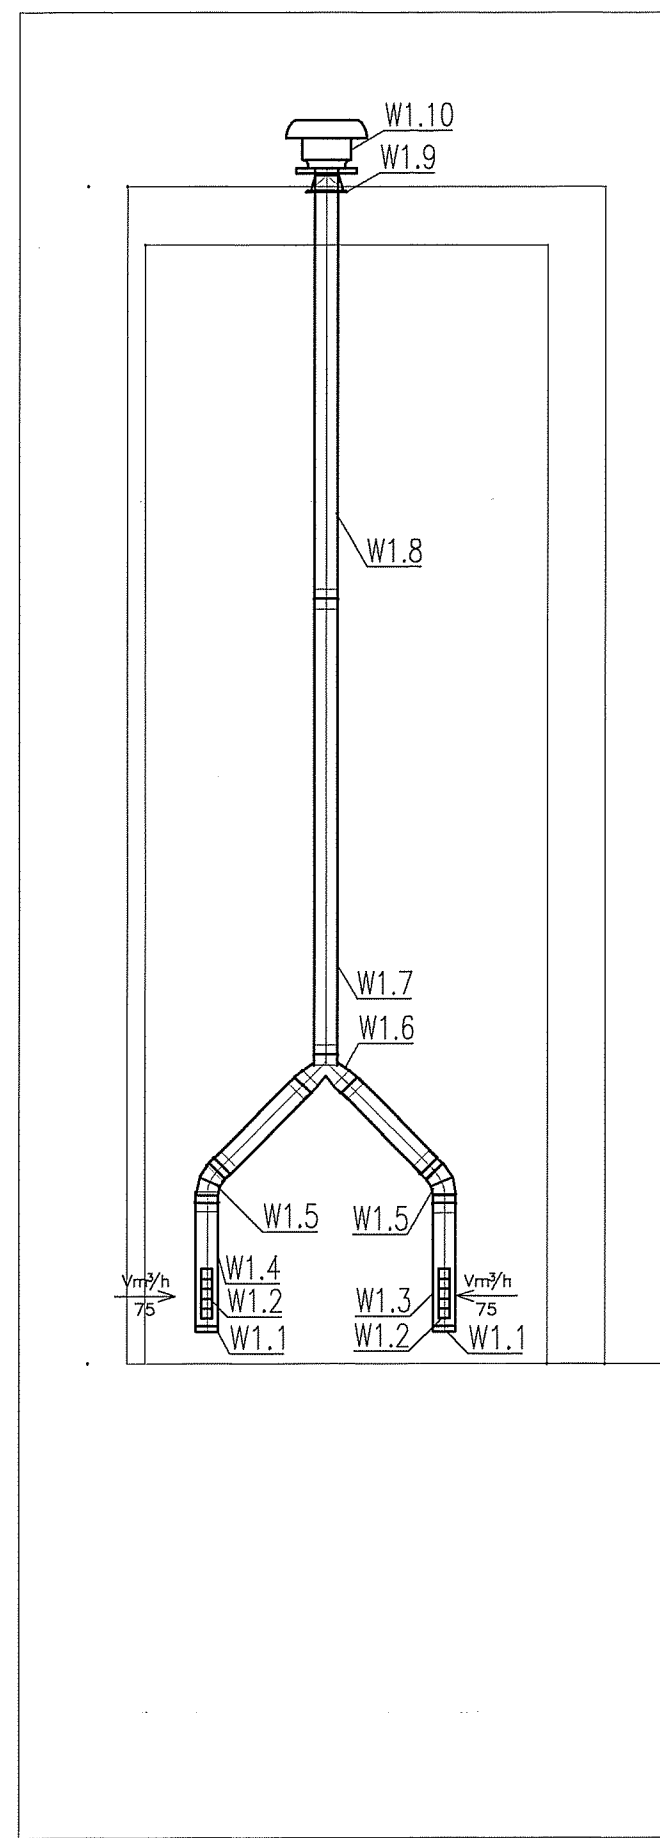

elevation 3

elevation 4

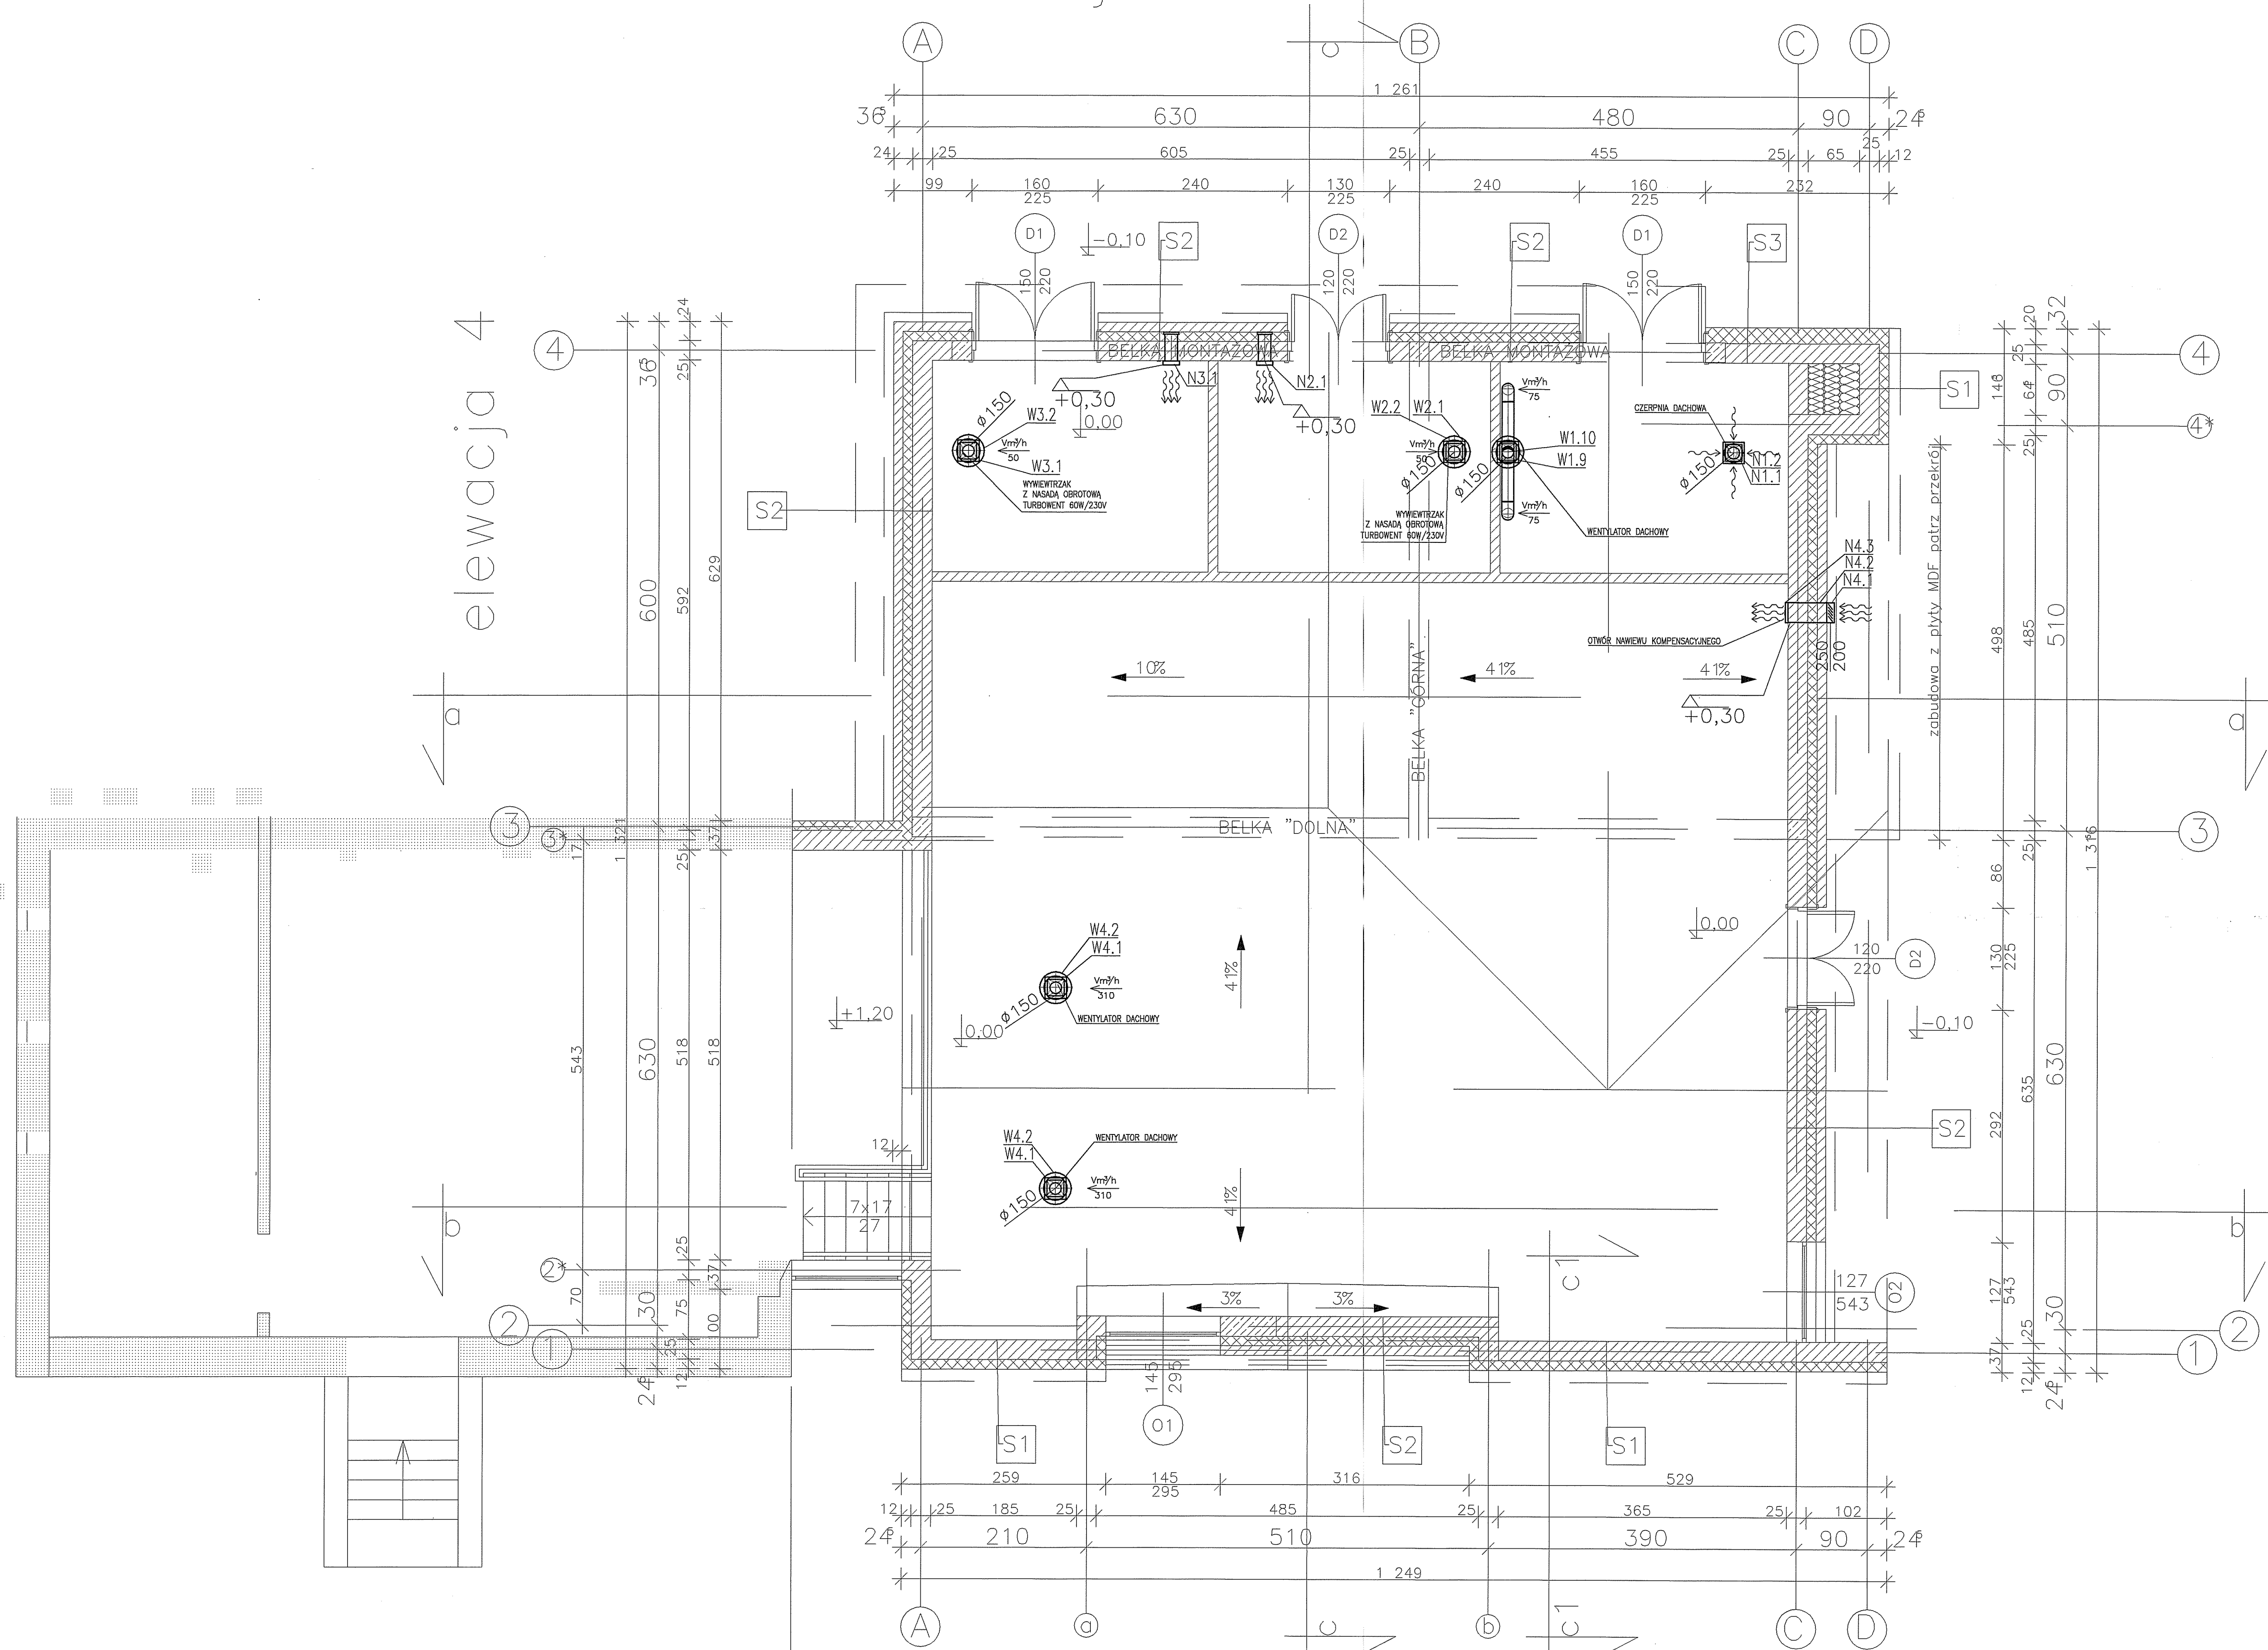

CZĘŚĆ ISTNIEJĄCA CZĘŚĆ PROJEKTOWANA

elevation 1

ul. Obywatelska 1, 65-736 Zielona Góra tel. (0-68) 451-85-86 e-mail: sekretariat@esko.org.pl		ESKO Przedsiębiorstwo Inżynierii Środowiska s.c. <b>ESKO</b>	
Objekt PRZEBUDOWA I ROZBUDOWA STACJI UZDATNIANIA WODY W SZAMOTULACH			Skala 1:50
BRANŻA SANITARNA			STADIUM PW
Tytuł rysunku	FILTROWNIA - WENTYLACJA	nr upr.	nr rys. IS07
Projektował:	mgr inż. Jarosław Ziółkowski	7131/38/P/2002	Podpis:

